




1 PLANTA BAIXA ELÉTRICA - TÉRREO
ESCALA 1/100

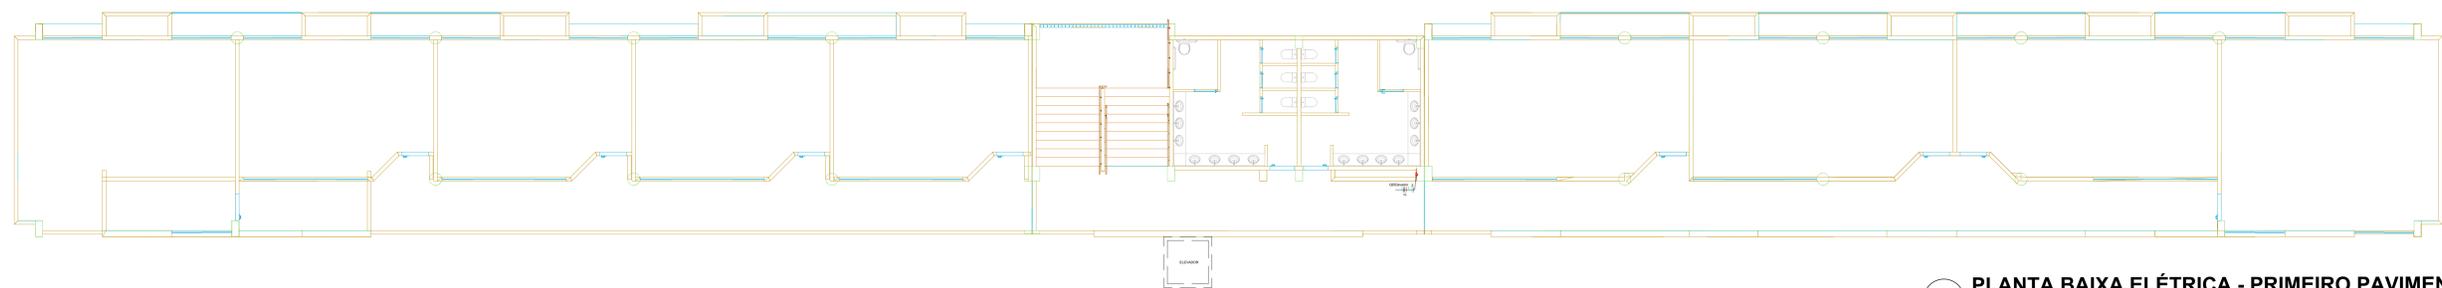


2 PLANTA BAIXA ELÉTRICA - PRIMEIRO PAVIMENTO
ESCALA 1/100

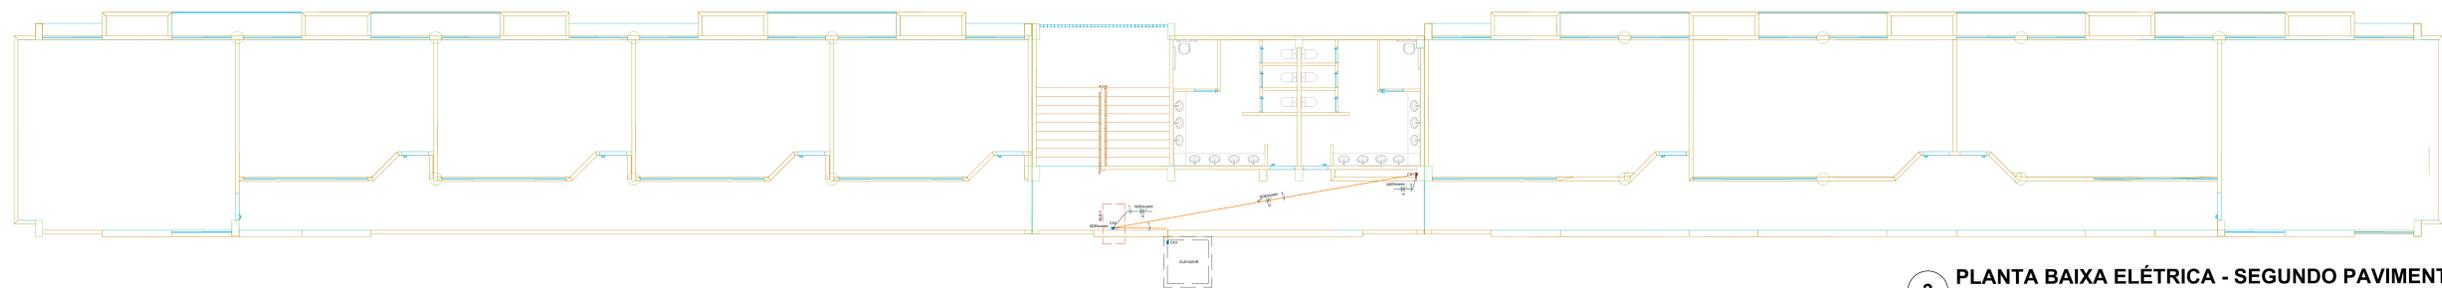


3 PLANTA BAIXA ELÉTRICA - SEGUNDO PAVIMENTO
ESCALA 1/100

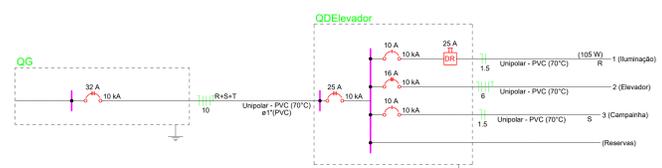

4 DIAGRAMA UNIFILAR
SEM ESCALA

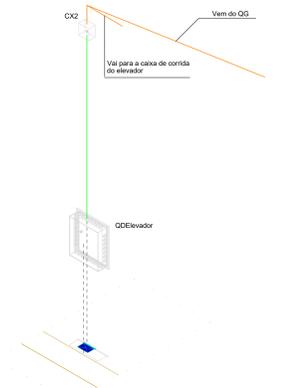


5 DETALHE ELE-1 - QDELEVADOR/CAIXA DE PASSAGEM
ESCALA 1:25

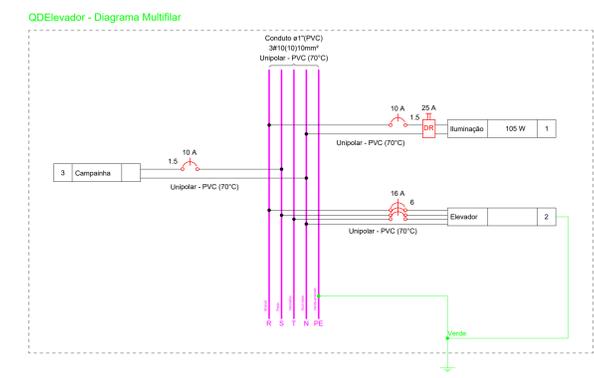

6 QDELEVADOR - DIAGRAMA MULTIFILAR
SEM ESCALA


Legenda - Segundo Pavimento		Legenda de condutas - Térreo	
1	Caixa de passagem	Elétrica	Elétrico Rígido Shaft
2	Elétrico que sobe	Elétrica	Elétrico Rígido Forno
3	Elétrico que desce	Elétrica	Elétrico Rígido Shaft
4	Quadro de distribuição		

7 LEGENDAS
SEM ESCALA

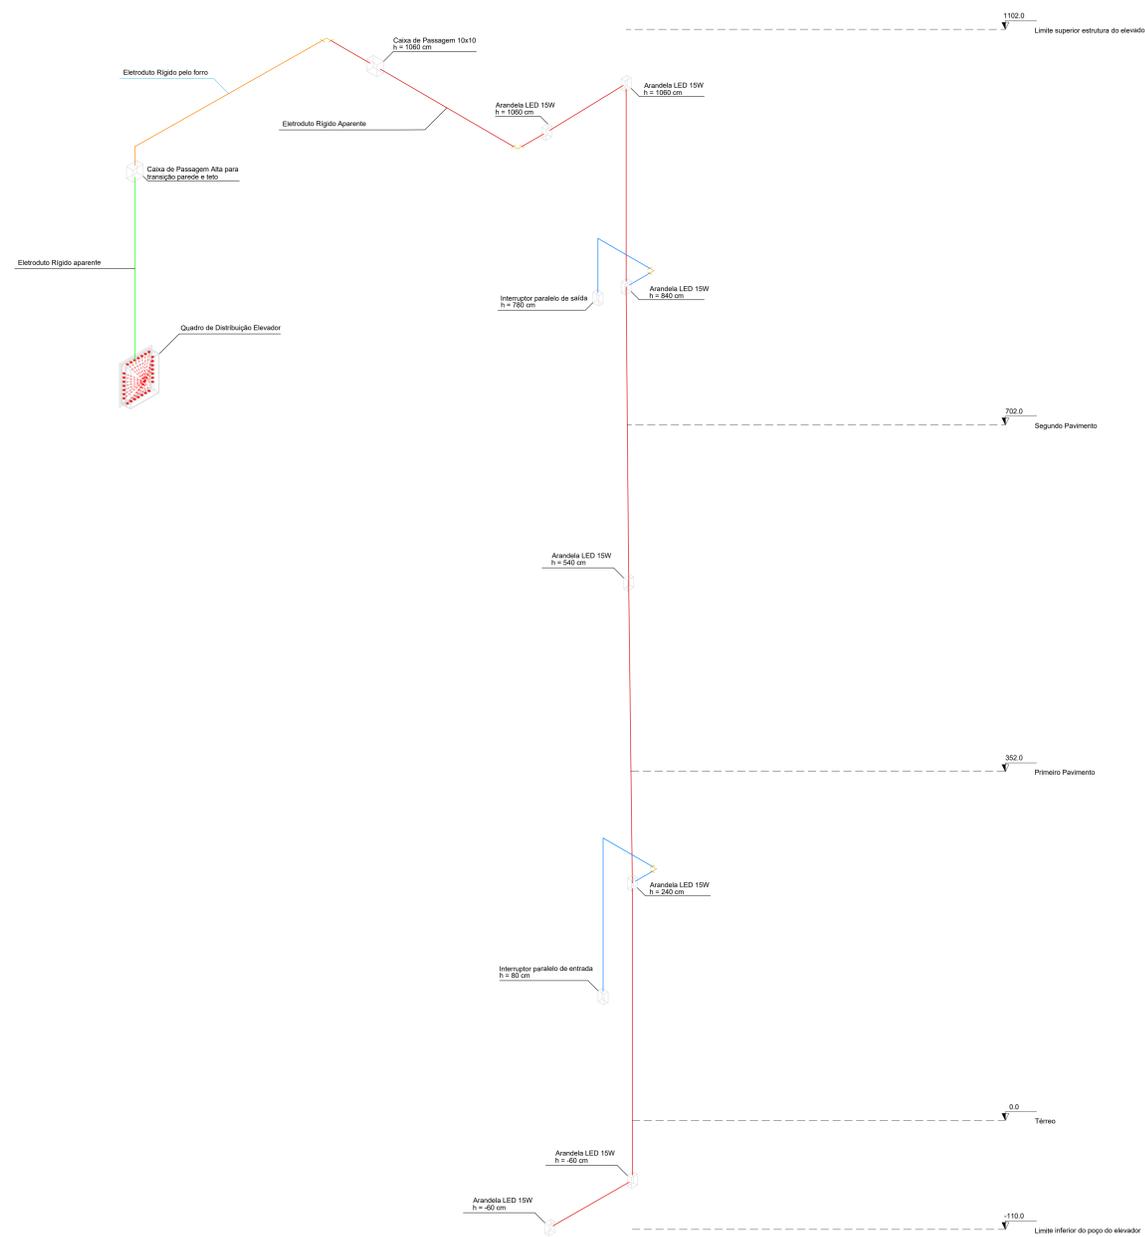


Legenda	
	Interruptor paralelo 1 fase
	Arandela de Led - 15W
	Quadro de distribuição de sobregor
	Caixa de Passagem


8 ESQUEMA ISOMÉTRICO DA ILUMINAÇÃO DA ESTRUTURA DO ELEVADOR
ESCALA 1:25

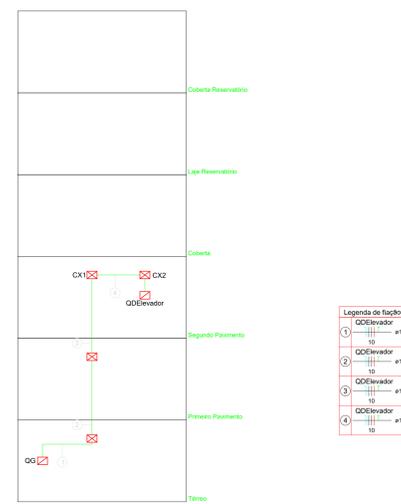


9 ESQUEMA VERTICAL ELÉTRICO
SEM ESCALA

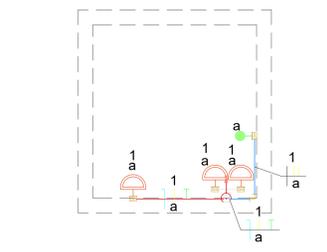


10 PLANTA BAIXA ILUMINAÇÃO ELEVADOR - TÉRREO/POÇO
ESCALA 1:25

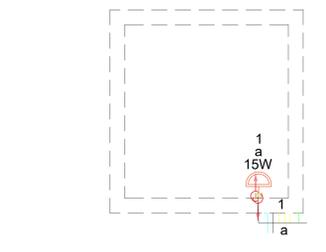

11 PLANTA BAIXA ILUMINAÇÃO ELEVADOR - PRIMEIRO PAVIMENTO
ESCALA 1:25

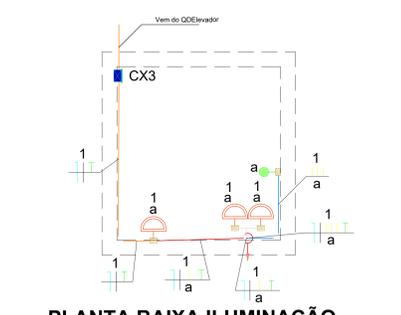

12 PLANTA BAIXA ILUMINAÇÃO ELEVADOR - SEGUNDO PAVIMENTO
ESCALA 1:25

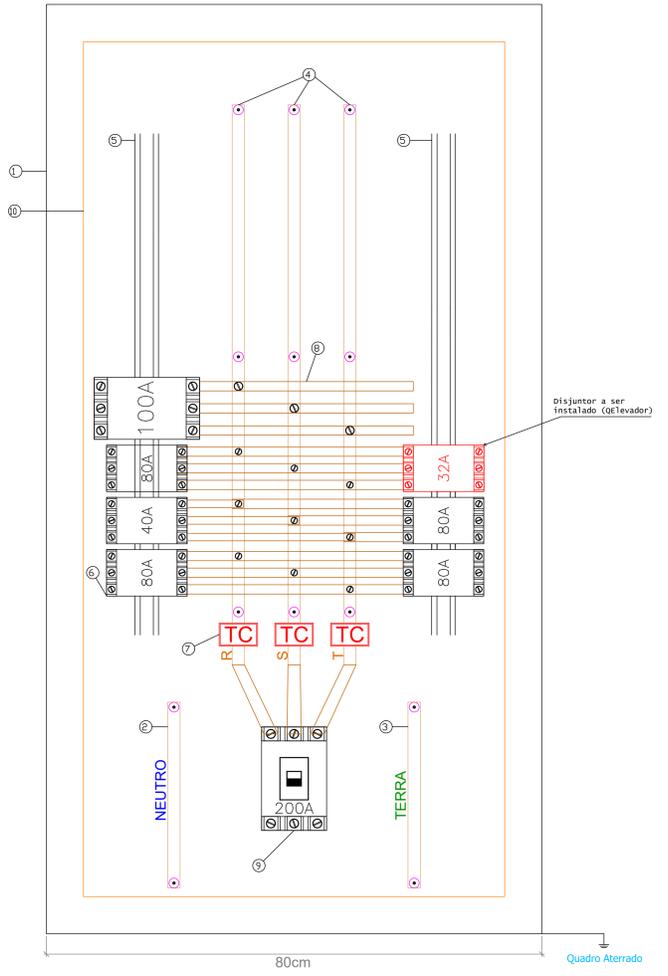

13 VISTA INTERNA QG
SEM ESCALA